

Mapa sytuacyjno - wysokościowa
z uzbrojeniem terenu

skala 1:500

Bydgoszcz - ul. Bernardyńska

obr.148,108,149
ark.321,112,114

Bydgoszcz, dn.14.06.2007

Zespół Usług Inżynierskich i Dokumentacji Projektowej w Bydgoszczy

Imię i nazwisko inżyniera: J. W. H. WOJBOŃ
Data opracowania: 06.02.2007


Nie wyklucza się istnienia w terenie urządzeń podziemnych ułożonych przed 12.02.2007 zgłoszonych do Inwentaryzacji Geodezyjnej.

MIEJSKA PRACOWNIA GEODEZYJNA
Grodzki Ośrodek Dokumentacji
Geodezyjnej i Kartograficznej w Bydgoszczy

Wzrost inżyniera: 1,70 m
Data opracowania: 06.02.2007
Data wydania: 12.02.2007

Projektant: J. W. H. WOJBOŃ
Sprawdził: J. W. H. WOJBOŃ

06.02.2007

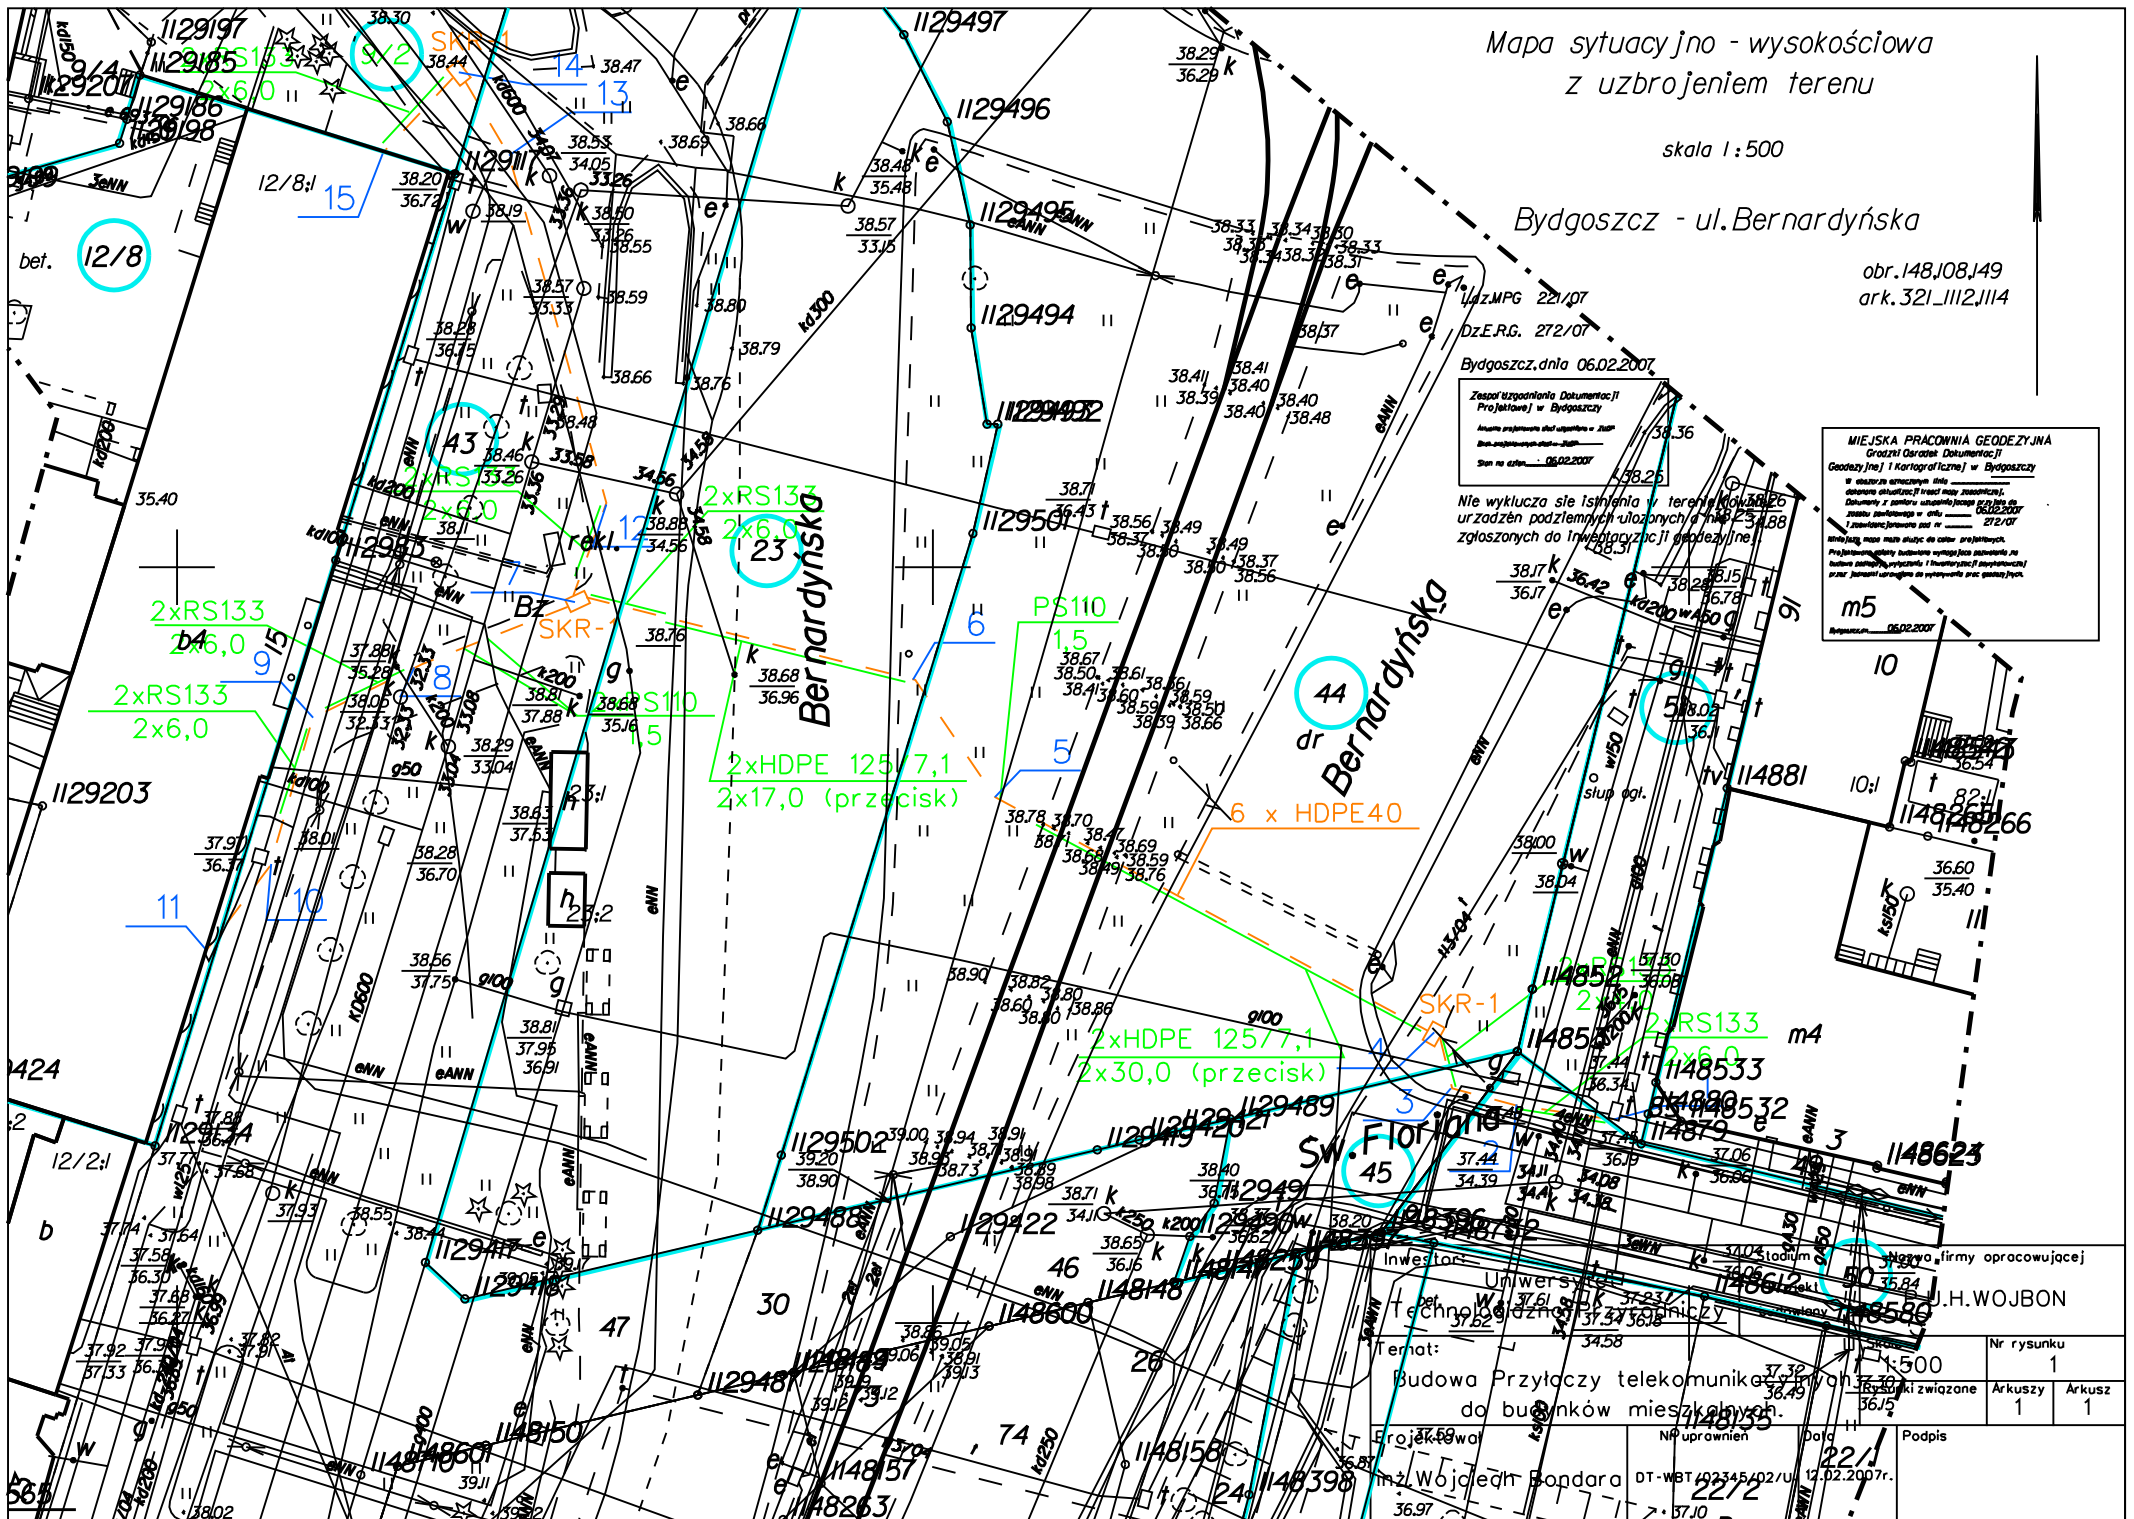

Inwestor: Uniwersytet Techniczny w Bydgoszczy		Wykonawca: J. H. WOJBOŃ	
Temat: Budowa Przyłączy telekomunikacyjnych do budynków mieszkalnych.		Skala: 1:500	
Projektował: mł. Wojciech Bondara		Nr rysunku: 1	
Data: 22/12/07		Arkuszy: 1	
Podpis: [Signature]		Arkusz: 1	